

# ANEXO V PROJETO HIDRÁULICO

PVC Soldável marrom

- ◆ - Adaptador c/ flanges livres p/caixa d'água 32mmx1" (Det./em Planta)
- ◆ - Adaptador c/ flanges livres p/caixa d'água 60mmx2" (Det./em Planta)
- ◆ - Joelho 90 32mm (Detalhado/Desce)
- ◆ - Joelho 90 32mm (Detalhado/em Planta)
- ◆ - Joelho 90 60mm (Detalhado/Desce)
- ◆ - Joelho 90 60mm (Detalhado/em Planta)
- ◆ - Bucha de redução curta 32x25mm (Unifilar/em Planta)
- ◆ - Bucha de redução curta 60x50mm (Unifilar/em Planta)
- ◆ - Joelho 90 50mm (Unifilar/em Planta)
- ◆ - Joelho 90 com bucha de latão 25mmx1/2" (Unifilar/em Planta)
- ◆ - Tê 25mm (Unifilar/em Planta)
- ◆ - Tê c/bucha de latão na bolsa central 25mmx1/2" (Unifilar/em Planta)

Registros,Valv.,Hid

- - Registro de Gaveta bruto 1" (Detalhado/em Planta)
- - Registro de Gaveta bruto 2" (Detalhado/em Planta)
- ▲ - Registro de Gaveta bruto 1.1/2" (Unifilar/em Planta)
- ▲ - Registro de Gaveta bruto 3/4" (Unifilar/em Planta)
- - Válvula de Descarga 1.1/2" (Unifilar/em Planta)

PRUMADAS

Água Fria

TUBULAÇÃO


- ▬ - Tubo PVC Soldável marrom (NBR 5648/pe CP19) 1" (Detalhado)
- ▬ - Tubo PVC Soldável marrom (NBR 5648/pe CP19) 32mm (Detalhado)
- ▬ - Tubo PVC Soldável marrom (NBR 5648/pe CP19) 60mm (Detalhado)
- ▬ - Tubo PVC Soldável marrom (NBR 5648/pe CP19) (Unifilar)

— PVC Soldável marrom —


Quant.	Und.	Dimensão	Descrição
2.75	m	50mm	Tubo PVC Soldável marrom (NBR 5648/pe CP19)
3.61	m	25mm	Tubo PVC Soldável marrom (NBR 5648/pe CP19)
0.08	m	1"	Tubo PVC Soldável marrom (NBR 5648/pe CP19)
7.28	m	32mm	Tubo PVC Soldável marrom (NBR 5648/pe CP19)
9.65	m	60mm	Tubo PVC Soldável marrom (NBR 5648/pe CP19)
1	pc	60mmx2"	Adaptador c/ flanges livres p/caixa d'água
1	pc	32mmx1"	Adaptador c/ flanges livres p/caixa d'água
3	pc	50mmx1.1/2"	Adaptador soldável curto bolsa e rosca
2	pc	25mmx3/4"	Adaptador soldável curto bolsa e rosca
1	pc	32mmx25mm	Bucha de redução curta
1	pc	60mmx50mm	Bucha de redução curta
1	pc	50mm	Joelho 90
2	pc	32mm	Joelho 90
3	pc	60mm	Joelho 90
2	pc	25mmx1/2"	Joelho 90 com bucha de latão
1	pc	25mm	Tê
1	pc	25mmx1/2"	Tê c/bucha de latão na bolsa central

— Registros,Valv.,Hid —

Quant.	Und.	Dimensão	Descrição
1	pc	1.1/2"	Registro de Gaveta bruto
1	pc	3/4"	Registro de Gaveta bruto
1	pc	2"	Registro de Gaveta bruto
1	pc	1"	Registro de Gaveta bruto
1	pc	1.1/2"	Válvula de Descarga

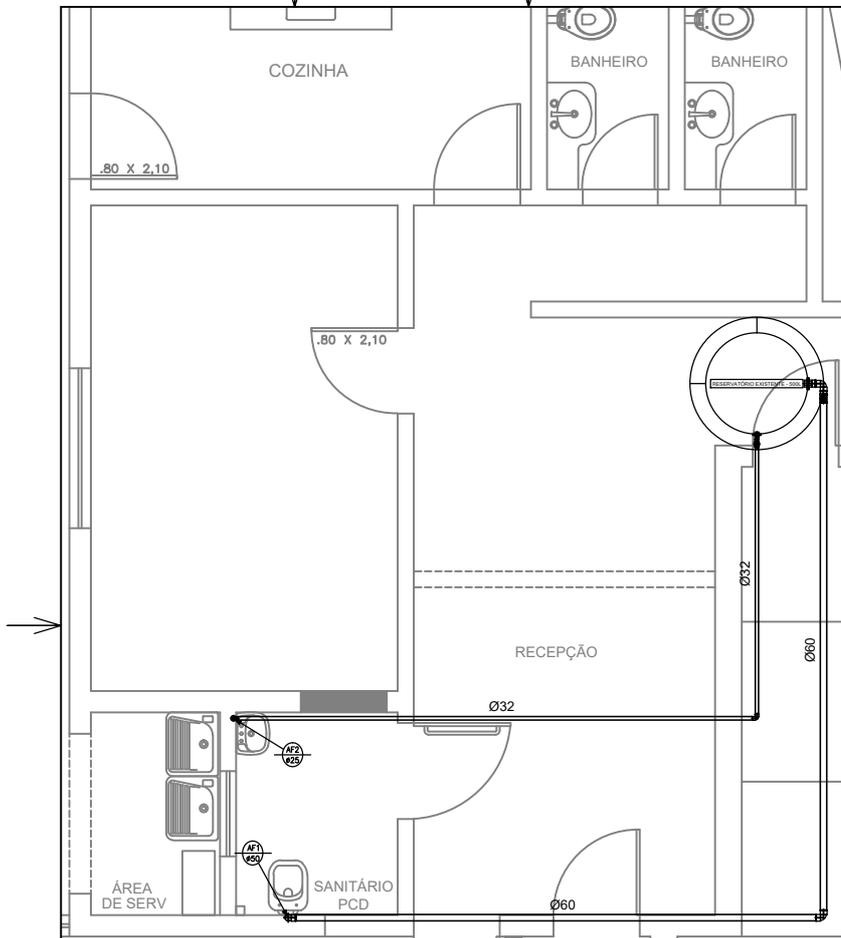

PLANTA  
ESCALA: 1/50

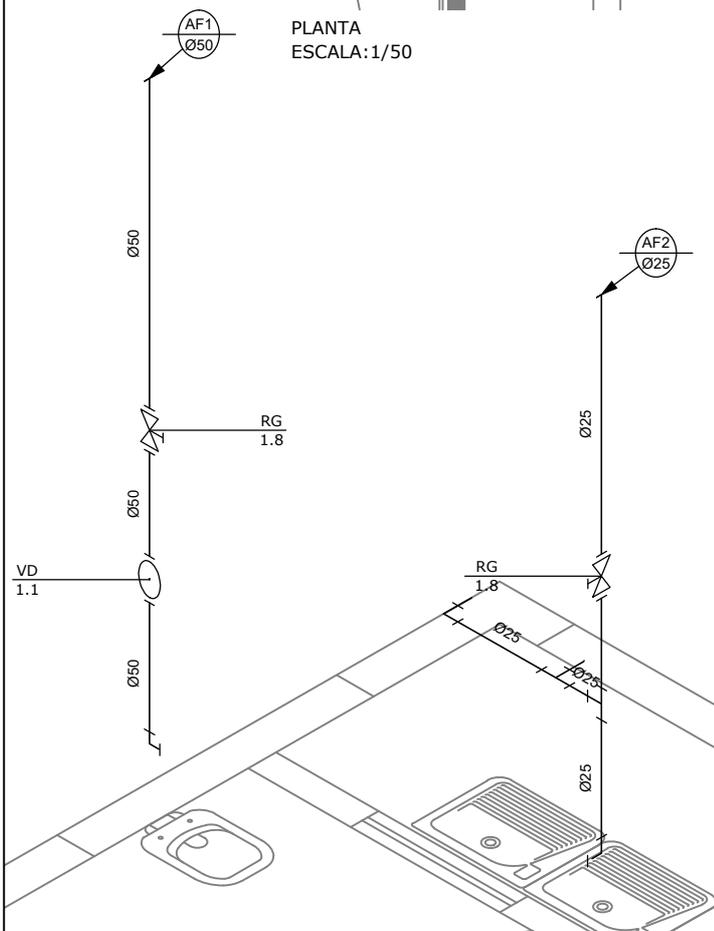

ISOMÉTRICO ÁGUA FRIA  
ESCALA: 1/25

**AMBASP**  
Associação dos Municípios da  
Microrregião do Baixo Sapucaí

PROJETO DE ÁGUA FRIA - AMPLIAÇÃO CÂMARA MUNICIPAL Folha: 01/01 Data: 04/2024

Proprietário/CNPJ: Prefeitura Municipal de Santana da Vargem - 00.589.501/0001-55

Praça Prefeito Hernani Pereira Scatolino, nº 50, Centro - Santana da Vargem - MG

Finalidade/Categoria de uso: Institucional

Área à reformar/ampliar: 50,32m<sup>2</sup> Escalas: Indicadas

PREFEITO MUNICIPAL:  
CPF:

AUTOR PROJETO: MARIAH ADAMÁRIS RIBEIRO MARCONDES  
CAU: A18198-5 MG